


一期浓缩池加盖除臭平面图


项目名称	浓缩池加盖除臭项目	图号
图名	一期浓缩池加盖除臭	(一)01

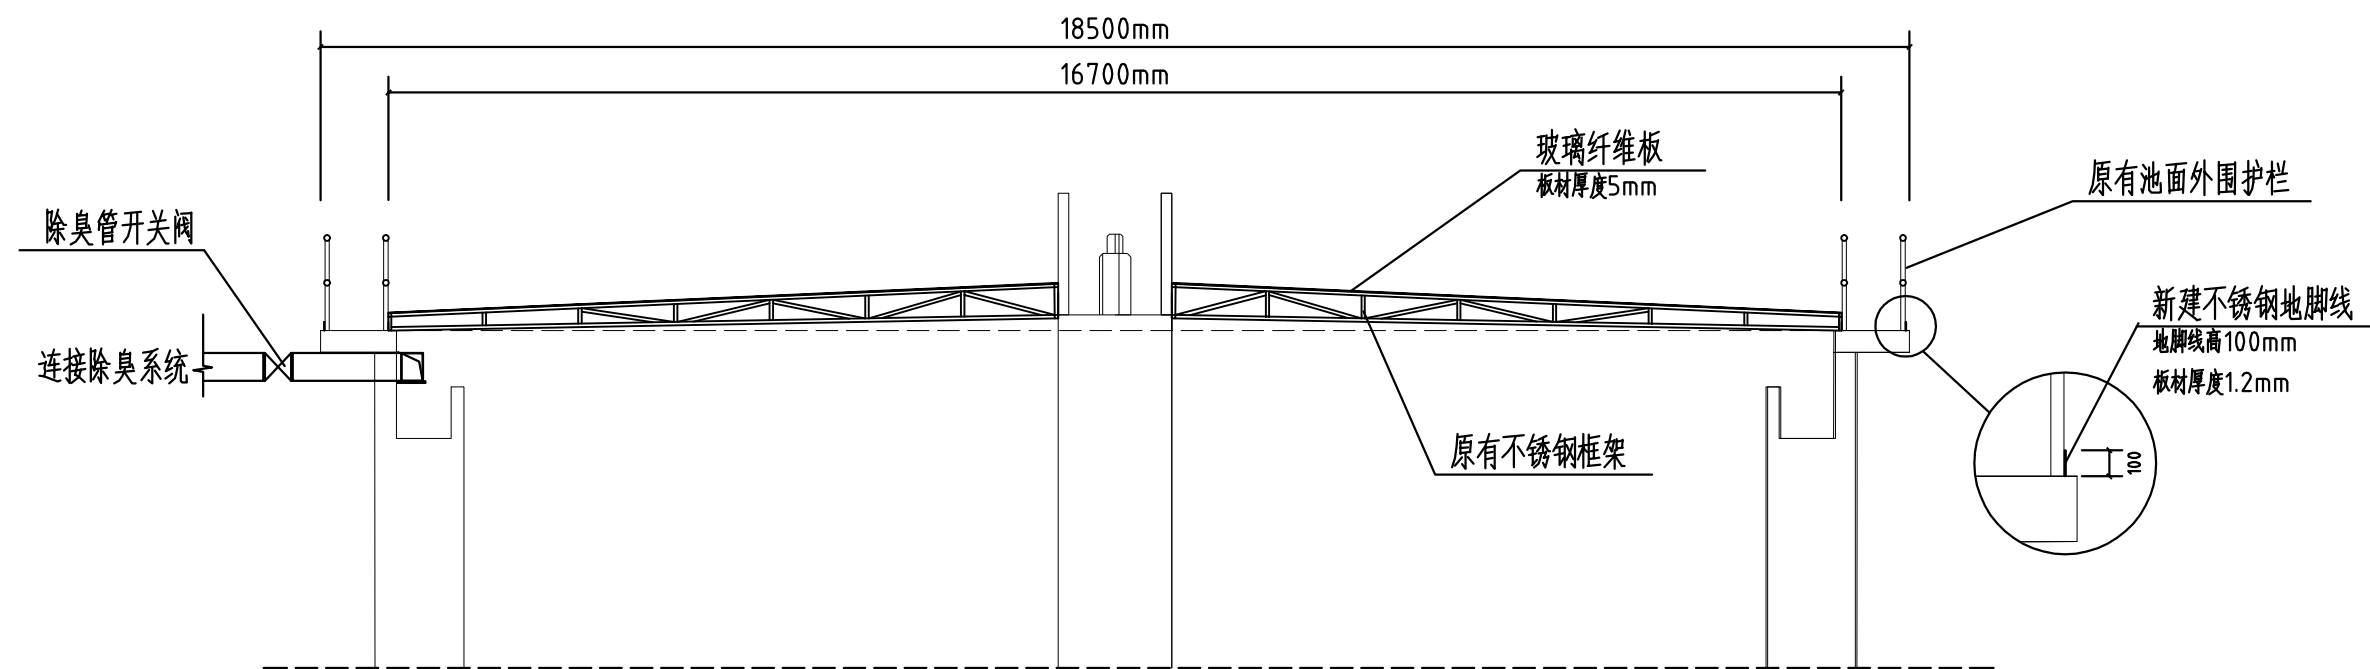

注：除臭管道安装位置以现场实际情况为准。

一期浓缩池加盖除臭1-1剖面图


项目名称	浓缩池加盖除臭项目	图 号
图 名	一期浓缩池加盖除臭	(一)02

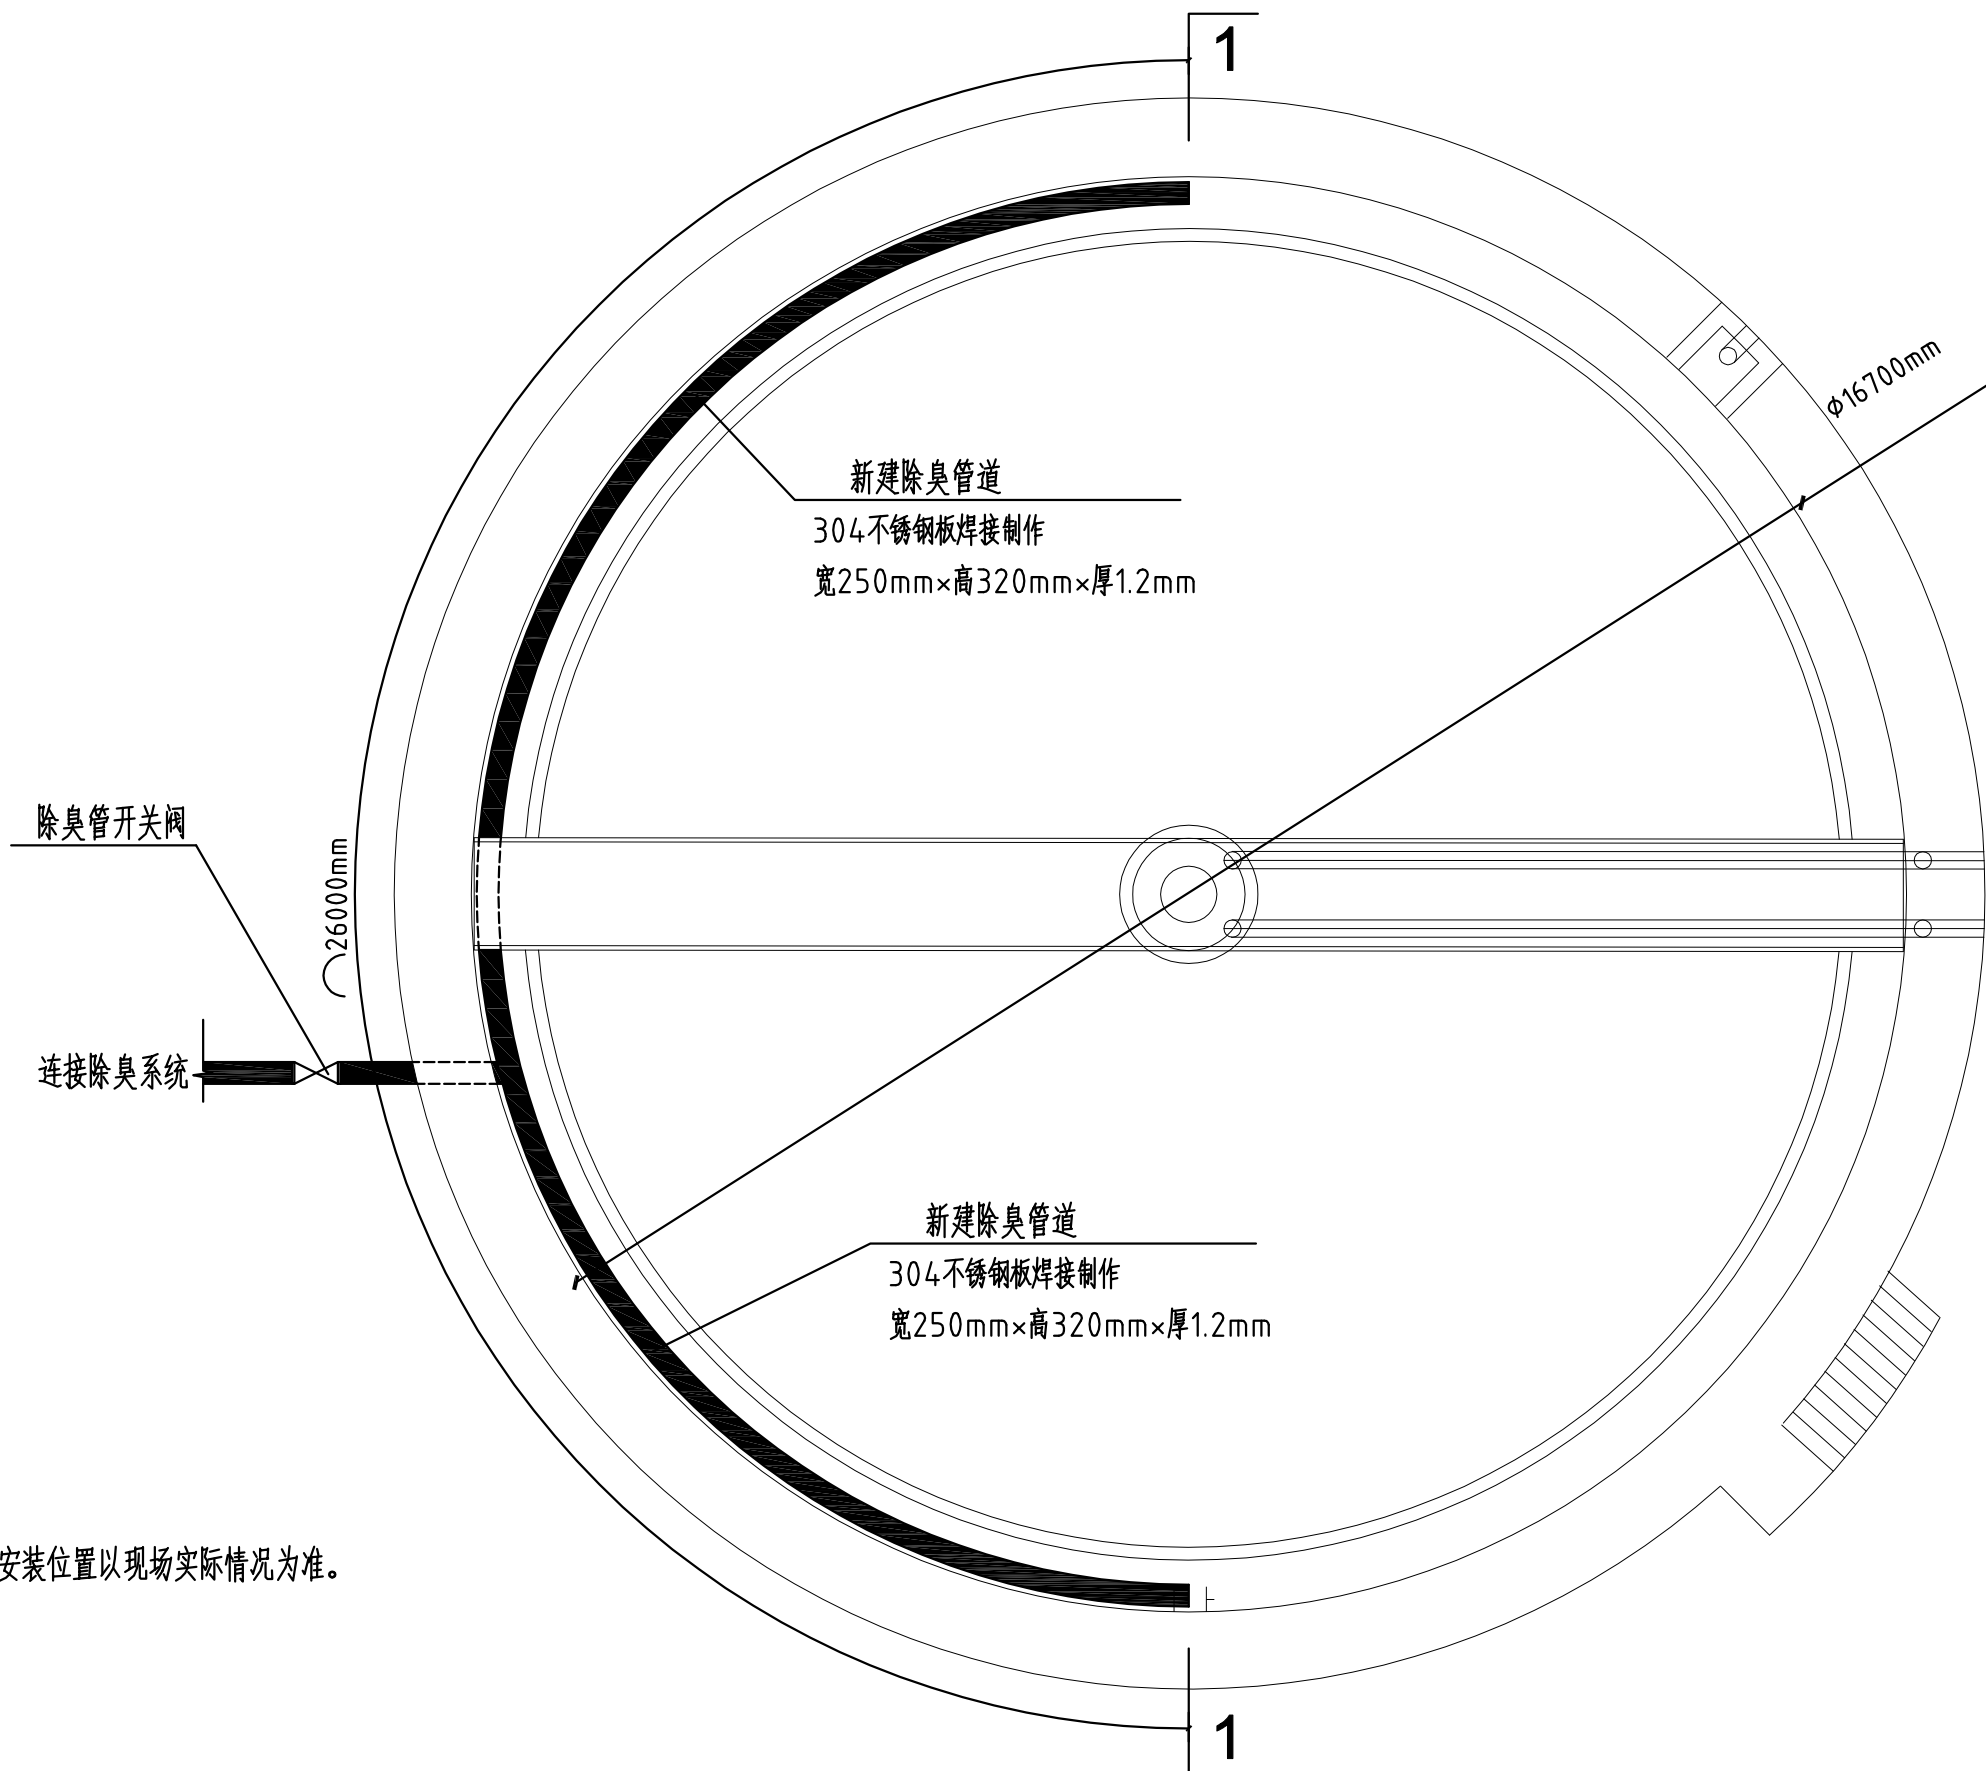

注：除臭管道安装位置以现场实际情况为准。

二期浓缩池除臭管道平面图


项目名称	浓缩池加盖除臭项目	图 号
图 名	二期浓缩池加盖除臭	(二)01

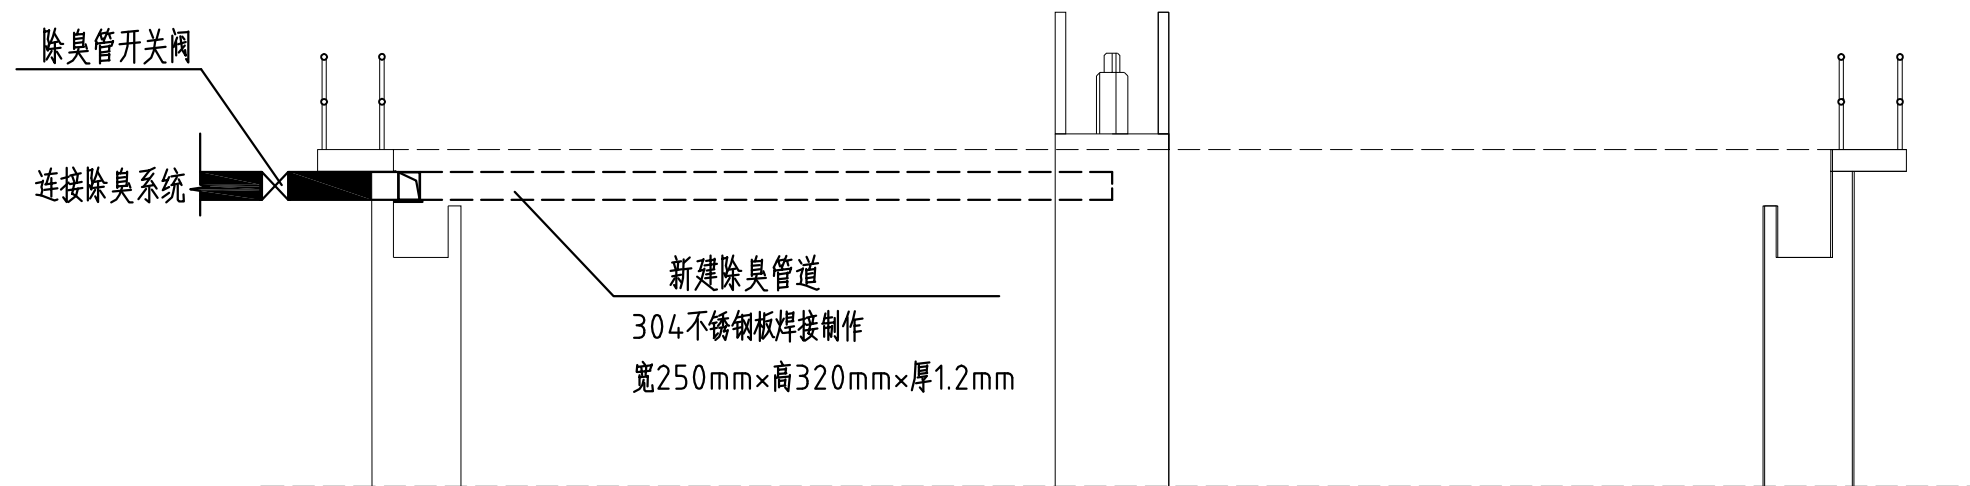

注：除臭管道安装位置以现场实际情况为准。


二期浓缩池除臭管道1-1剖面图

项目名称	浓缩池加盖除臭项目	图 号
图 名	二期浓缩池加盖除臭	(二)02

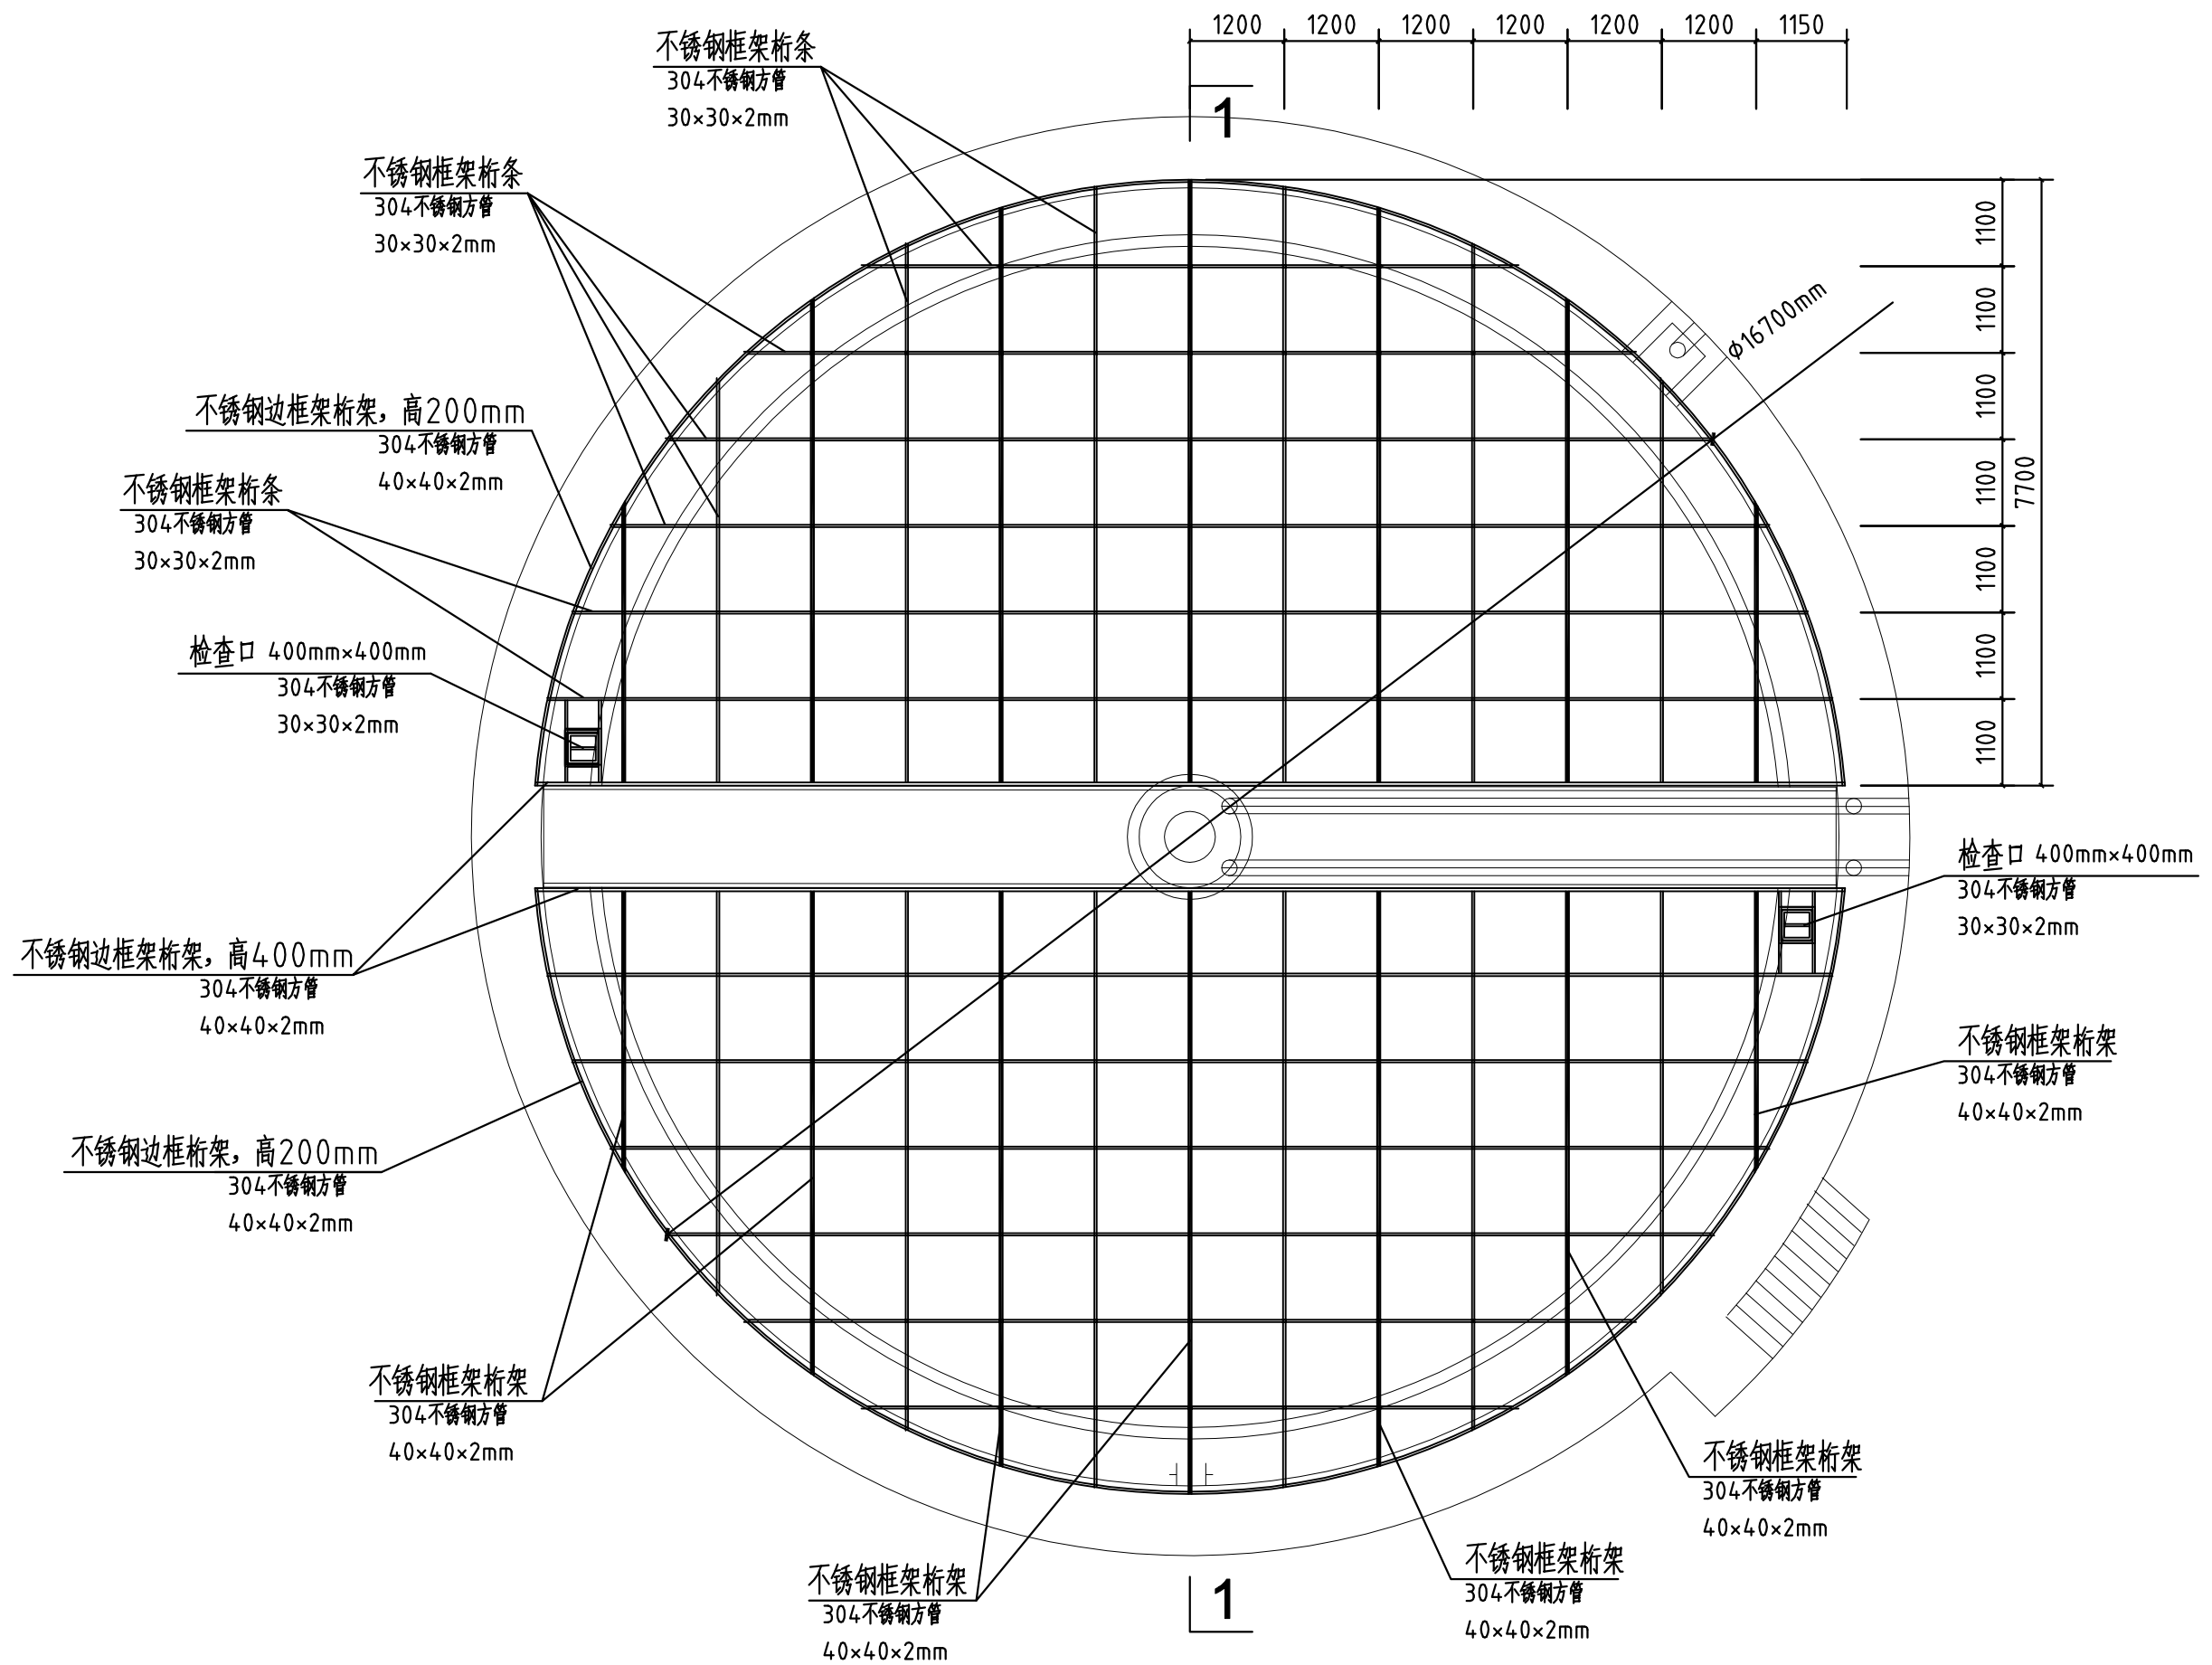


二期浓缩池不锈钢框架平面图

项目名称	浓缩池加盖除臭项目	图 号
图 名	二期浓缩池加盖除臭	(二)03

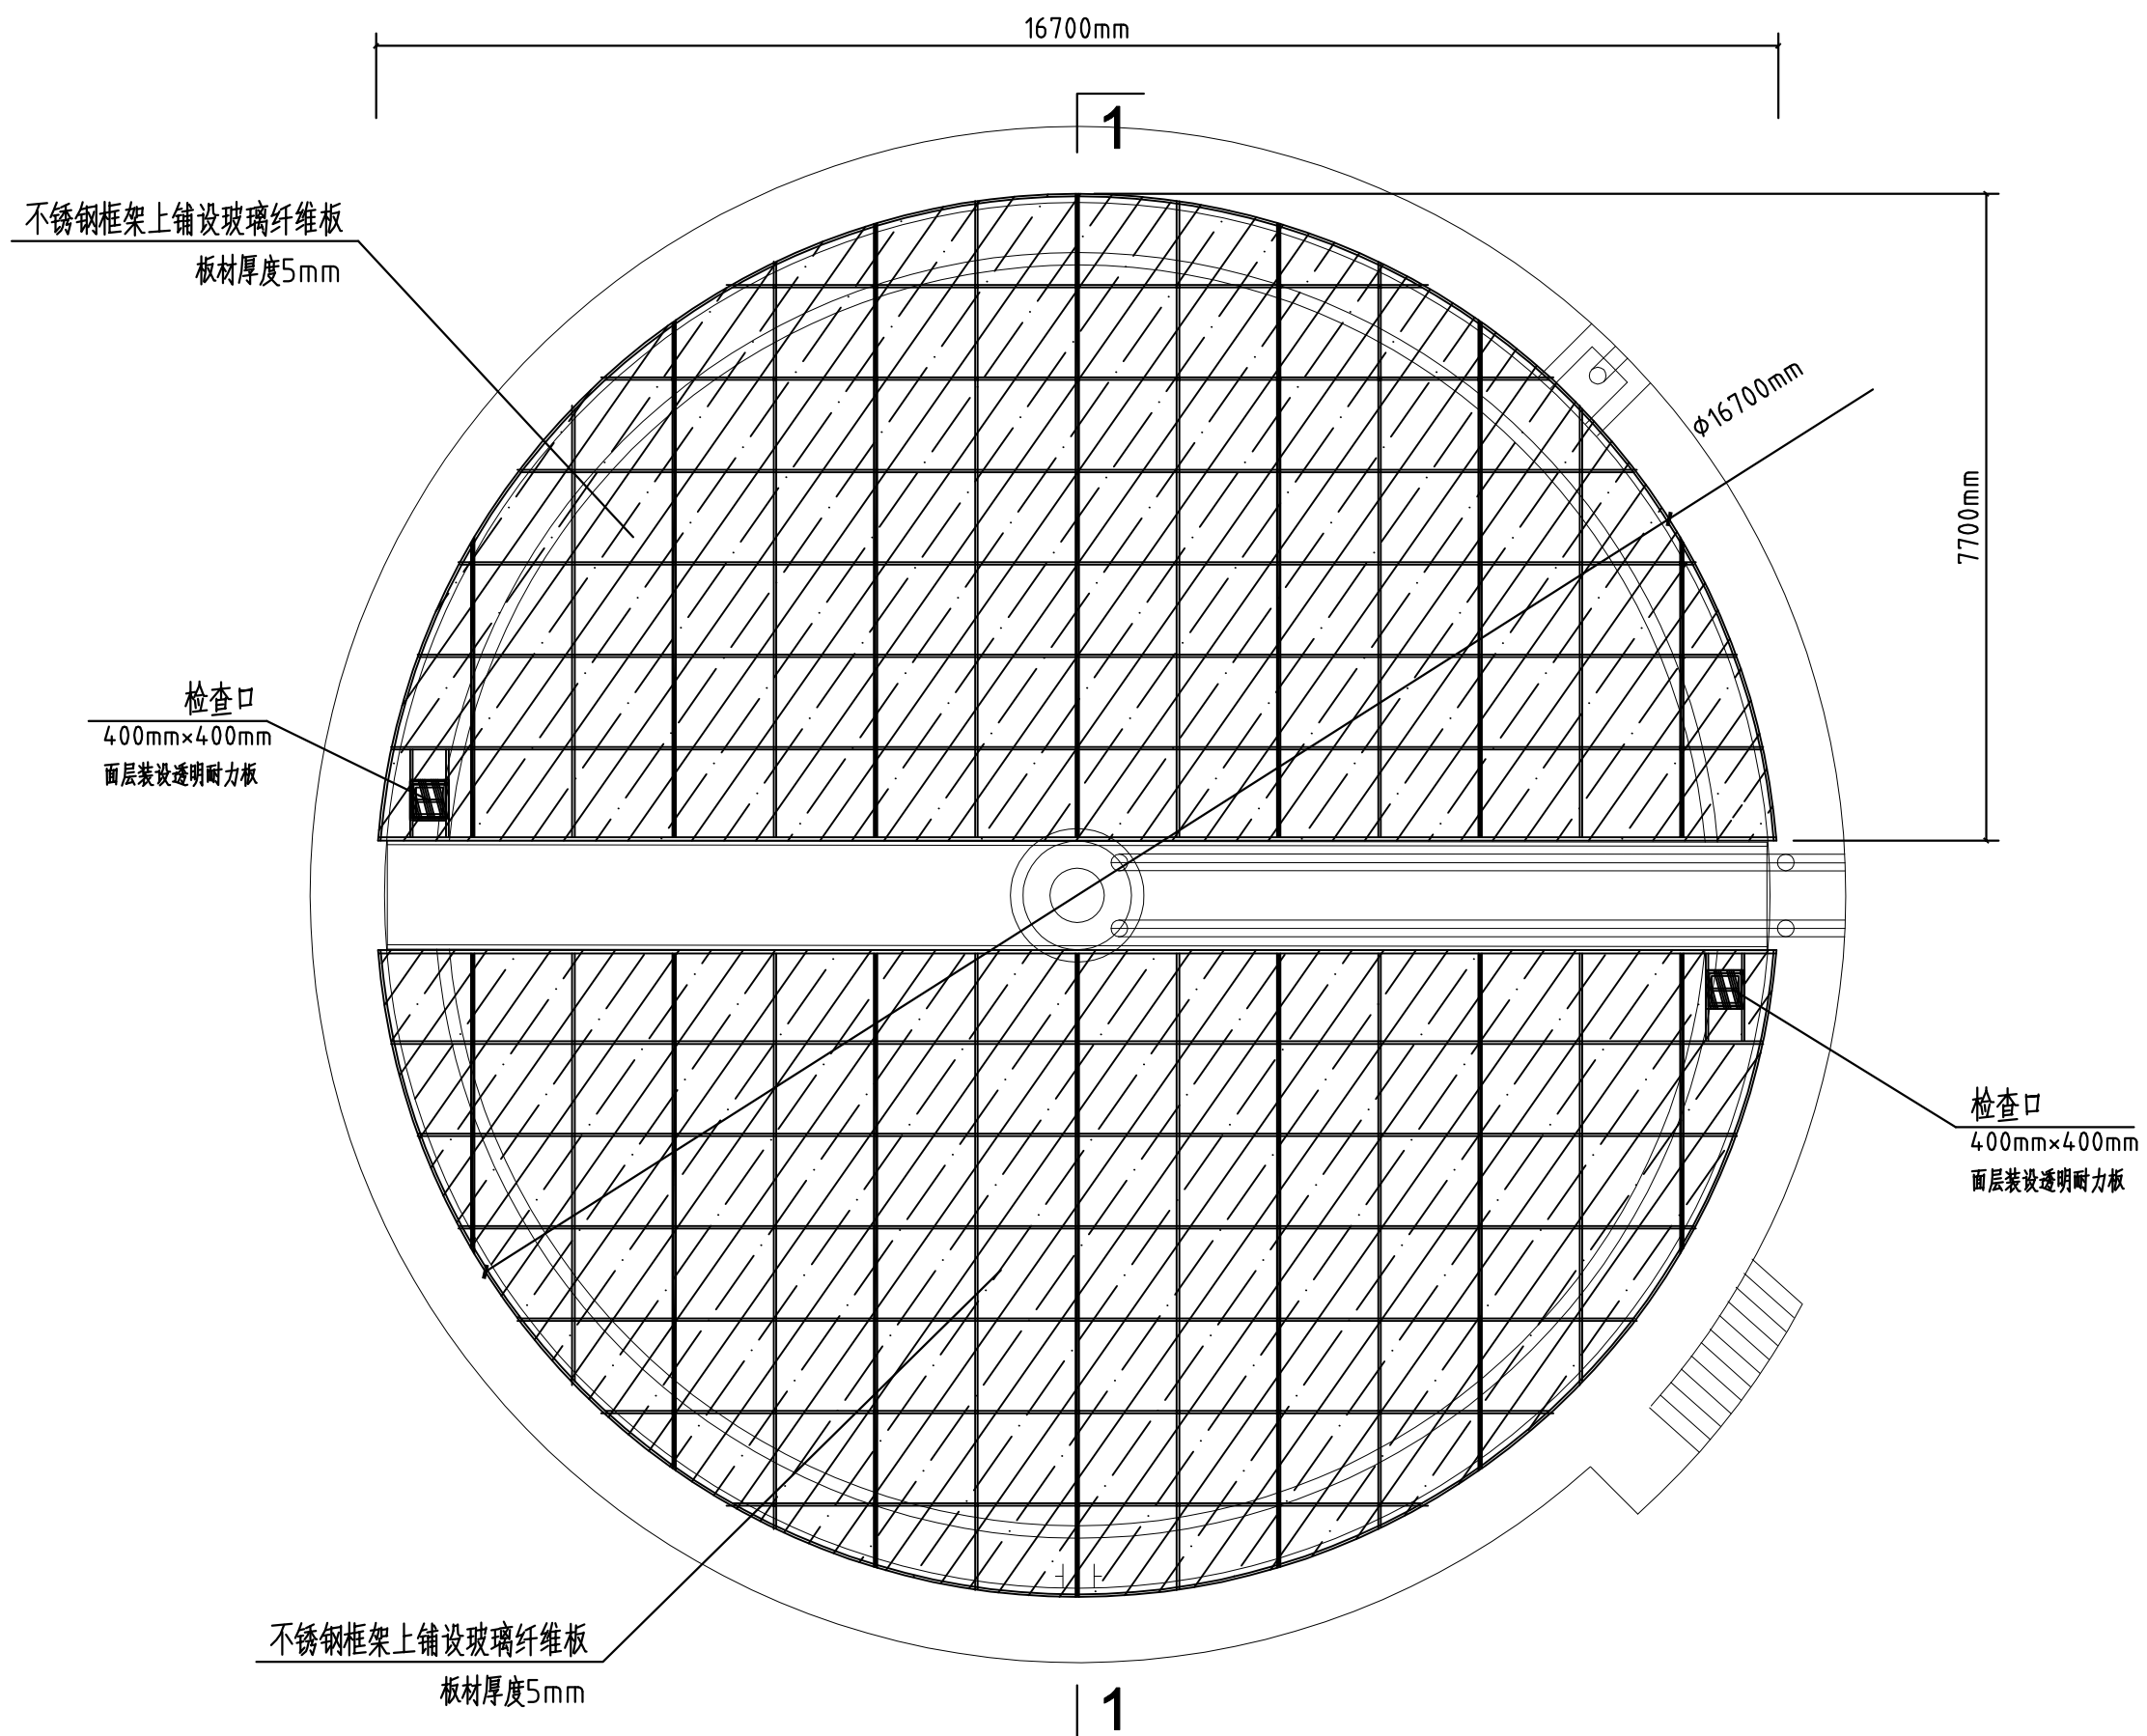


二期浓缩池玻璃纤维板平面图

项目名称	浓缩池加盖除臭项目	图 号
图 名	二期浓缩池加盖除臭	(二)04

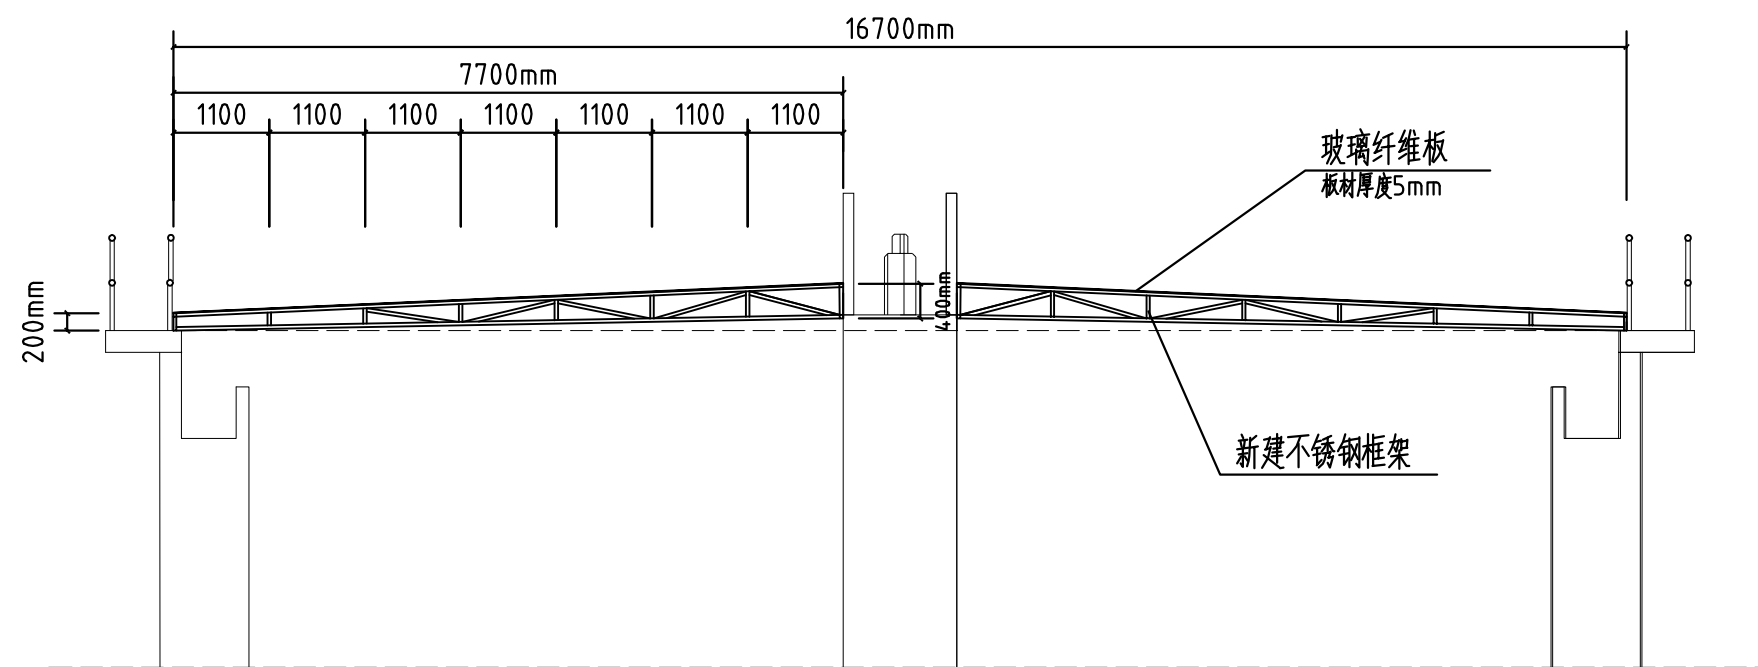

二期浓缩池加盖除臭1-1剖面图

项目名称	浓缩池加盖除臭项目	图 号
图 名	二期浓缩池加盖除臭	(二)05


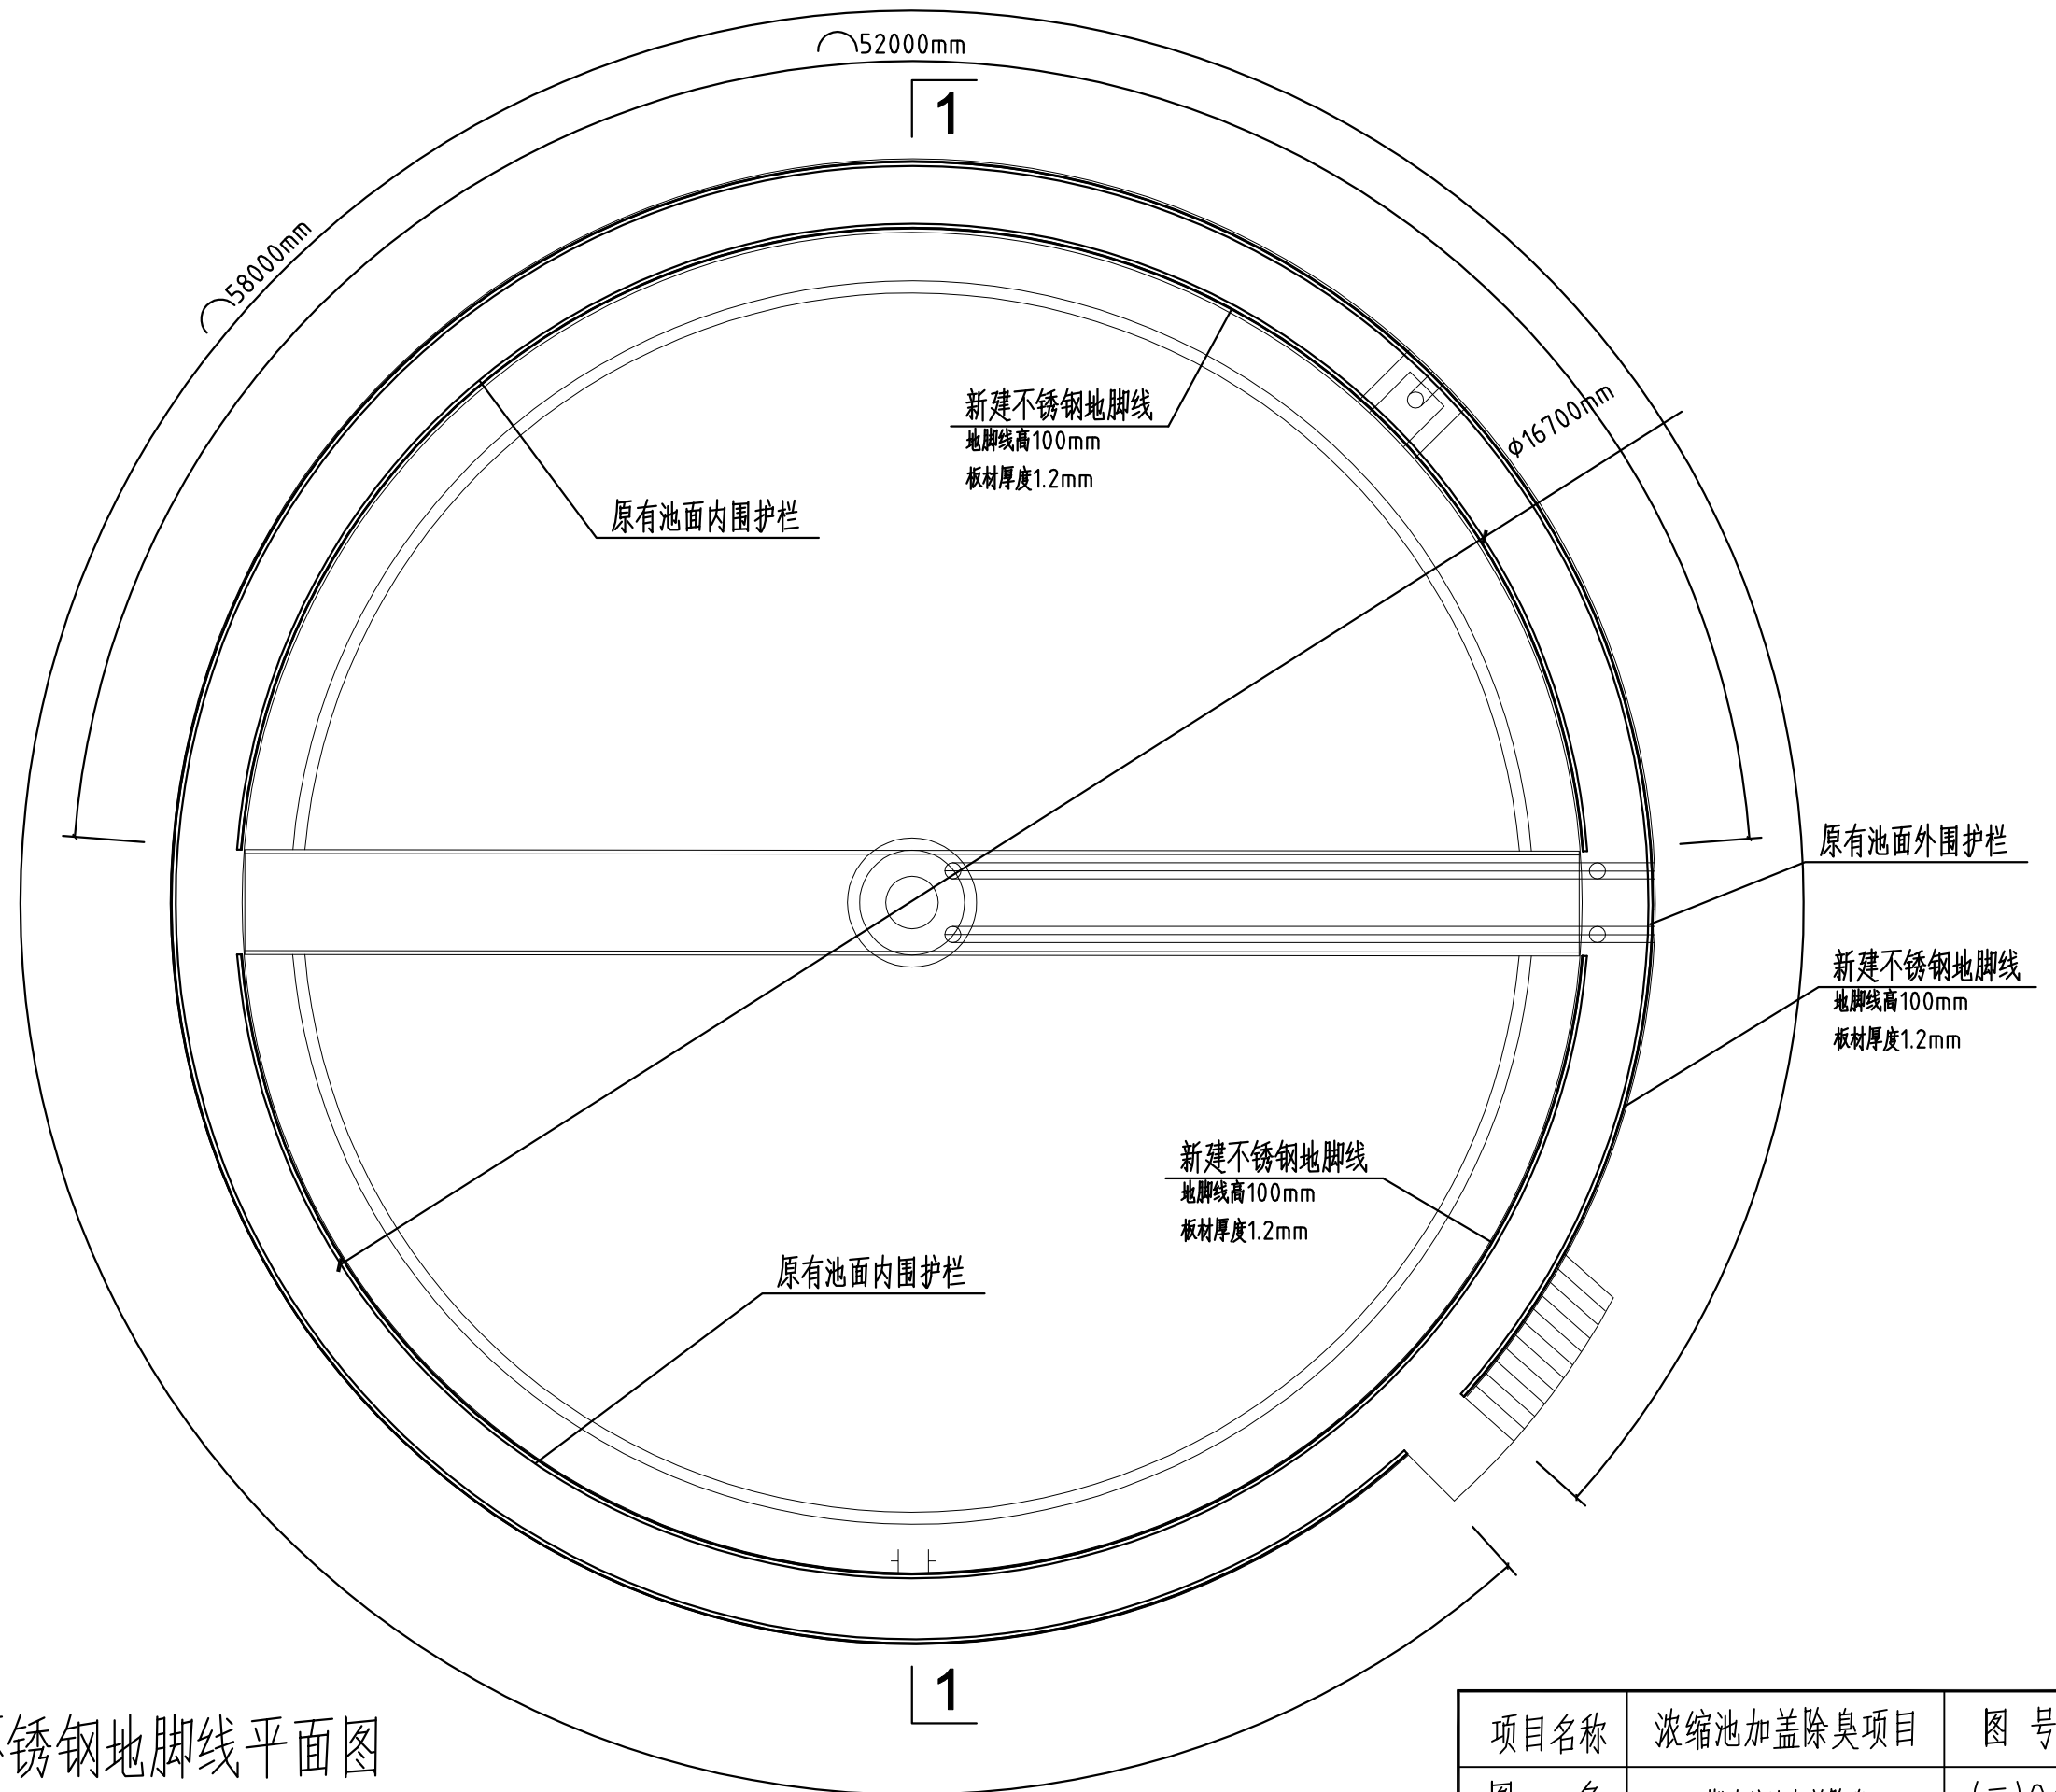


二期浓缩池不锈钢地脚线平面图

项目名称	浓缩池加盖除臭项目	图 号
图 名	二期浓缩池加盖除臭	(二)06



不锈钢地脚线  
地脚线高100mm  
板材厚度1.2mm

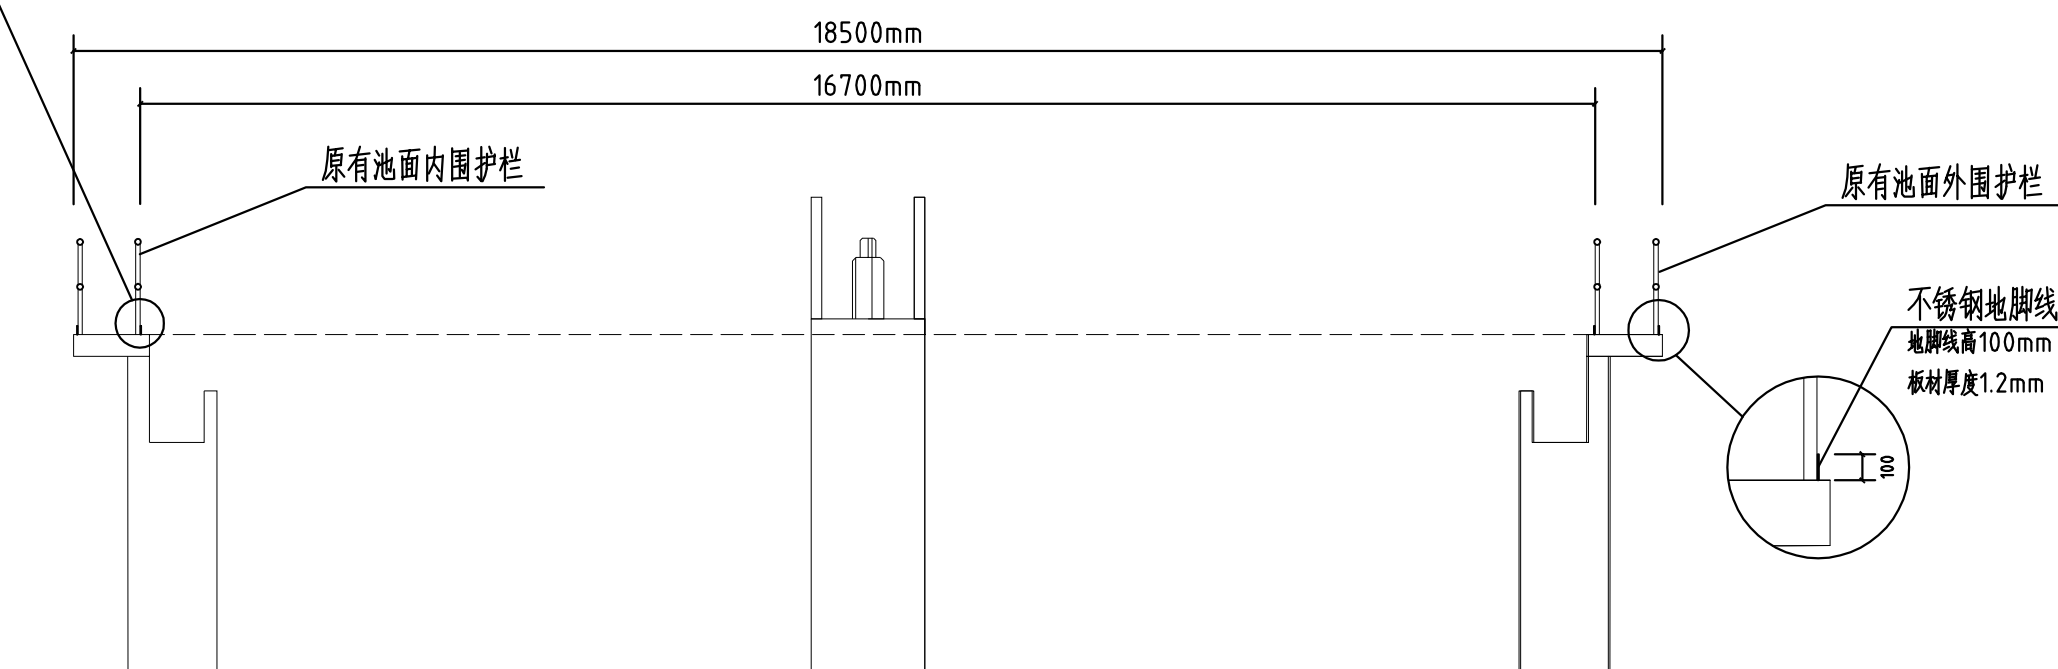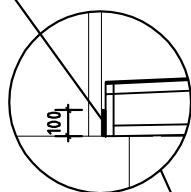

二期浓缩池不锈钢地脚线平面图1-1剖面图

项目名称	浓缩池加盖除臭项目	图 号
图 名	二期浓缩池加盖除臭	(二)07